




**PLANTA BAIXA**  
ESCALA: 1/50

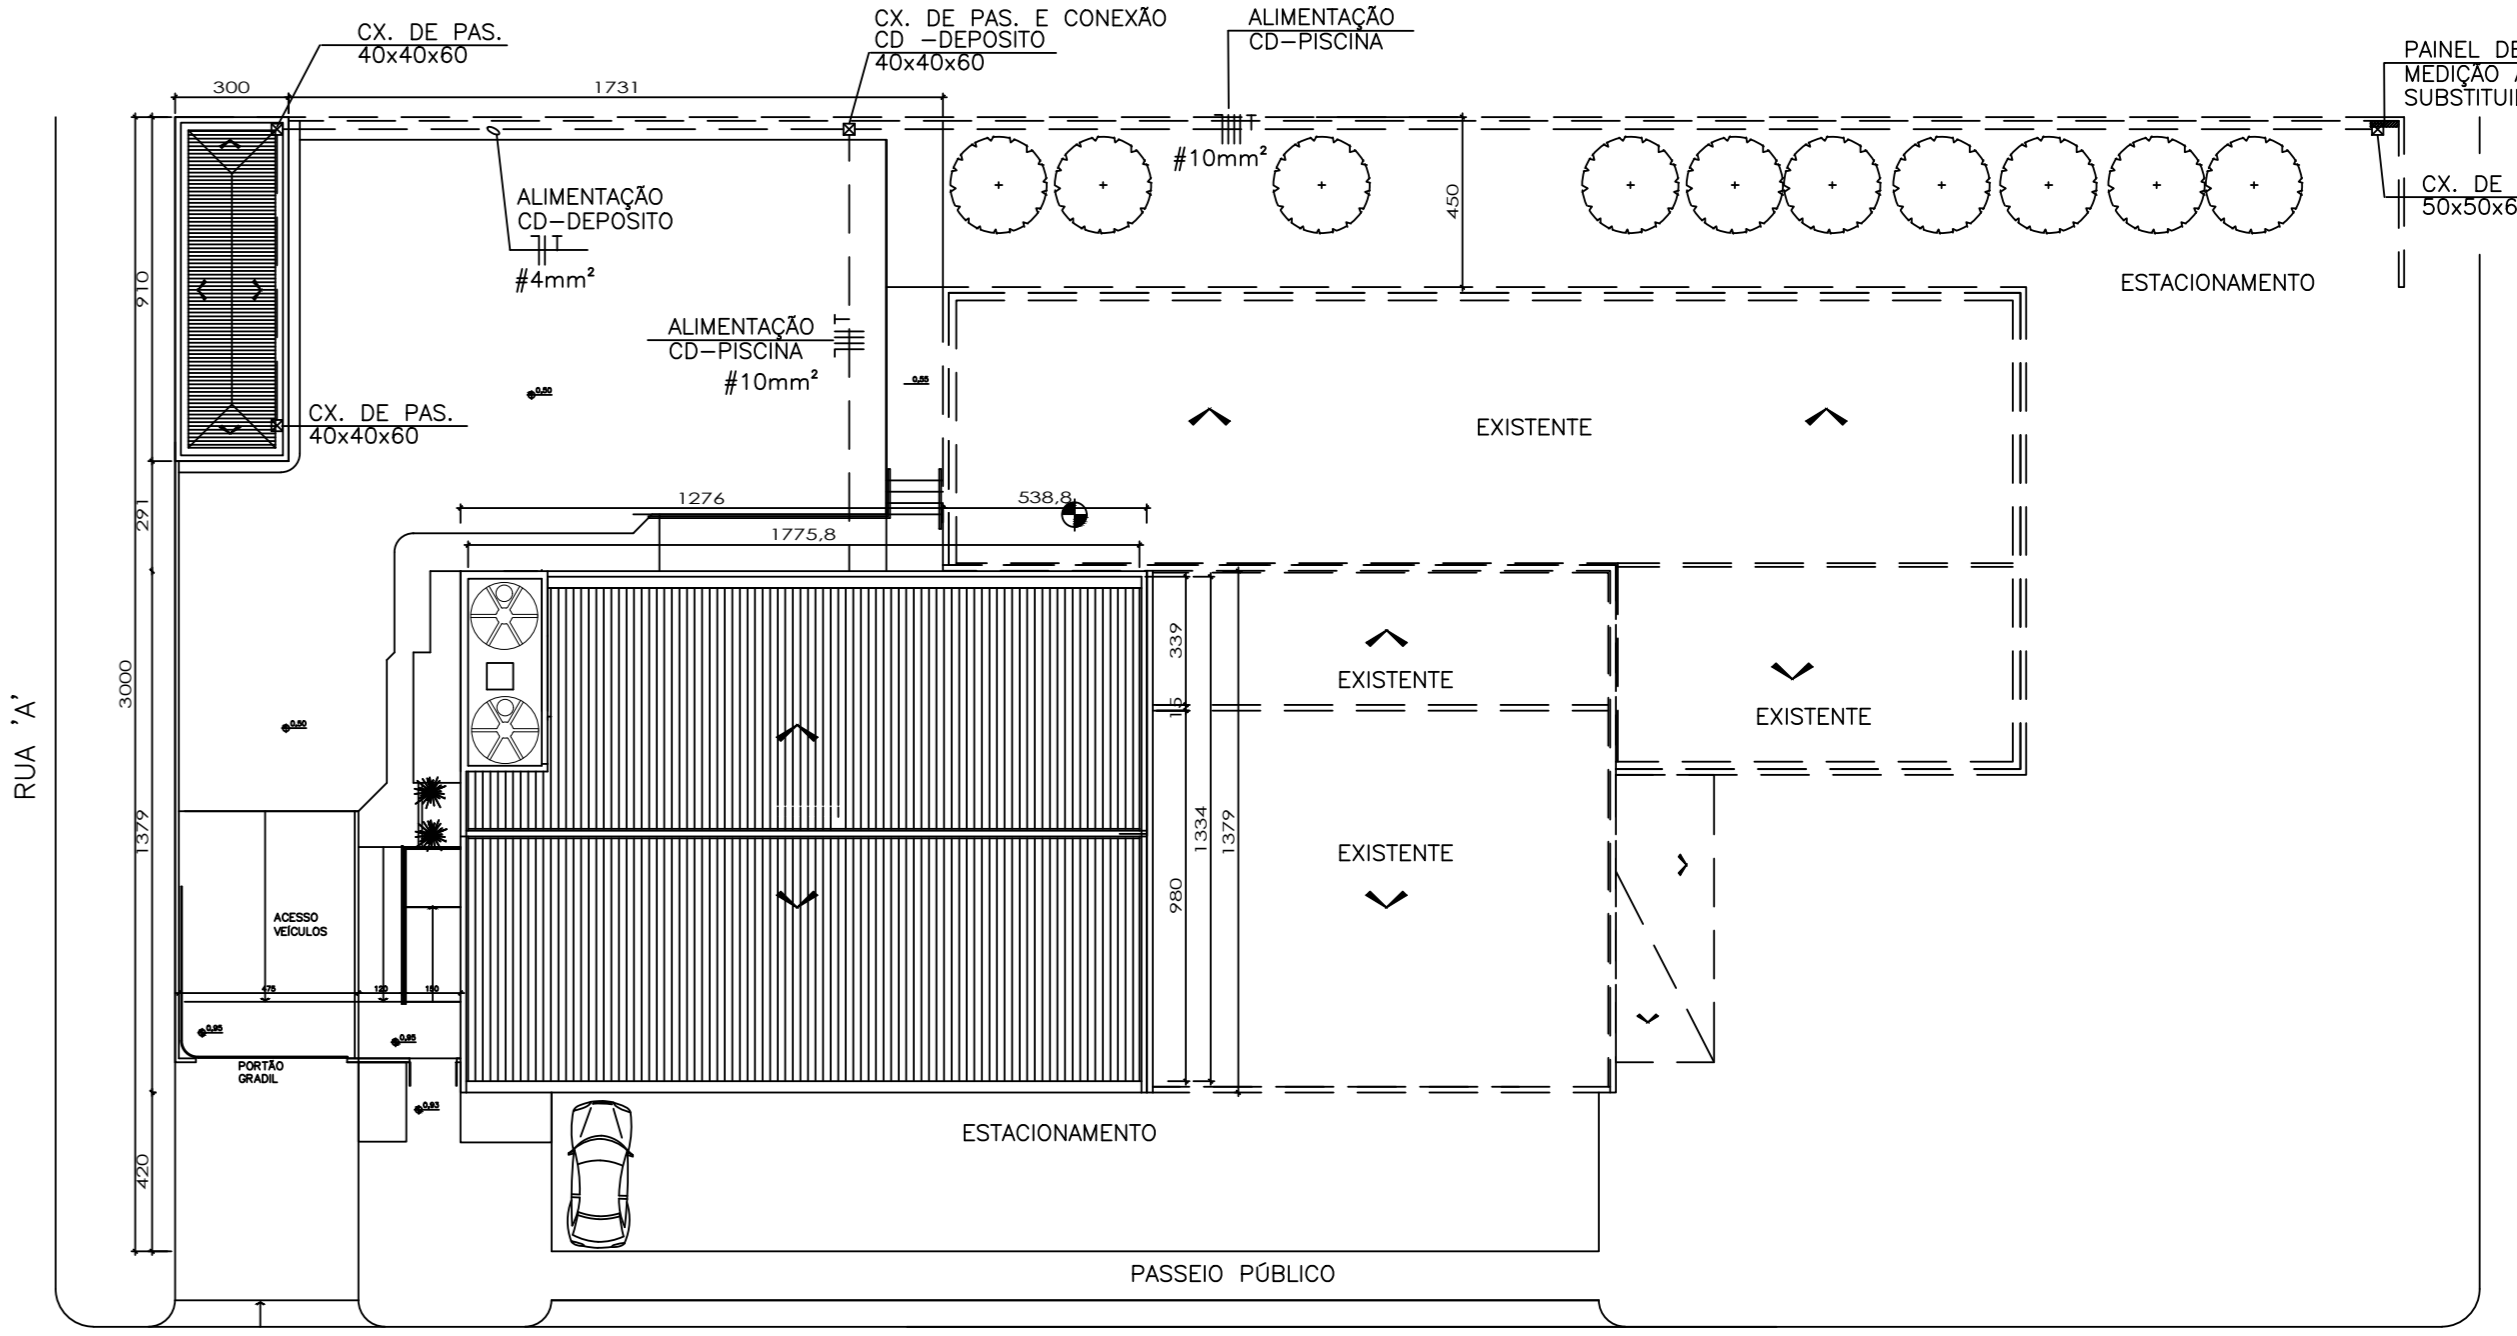

**PLANTA DE LOCALIZAÇÃO**  
ESCALA: 1/200

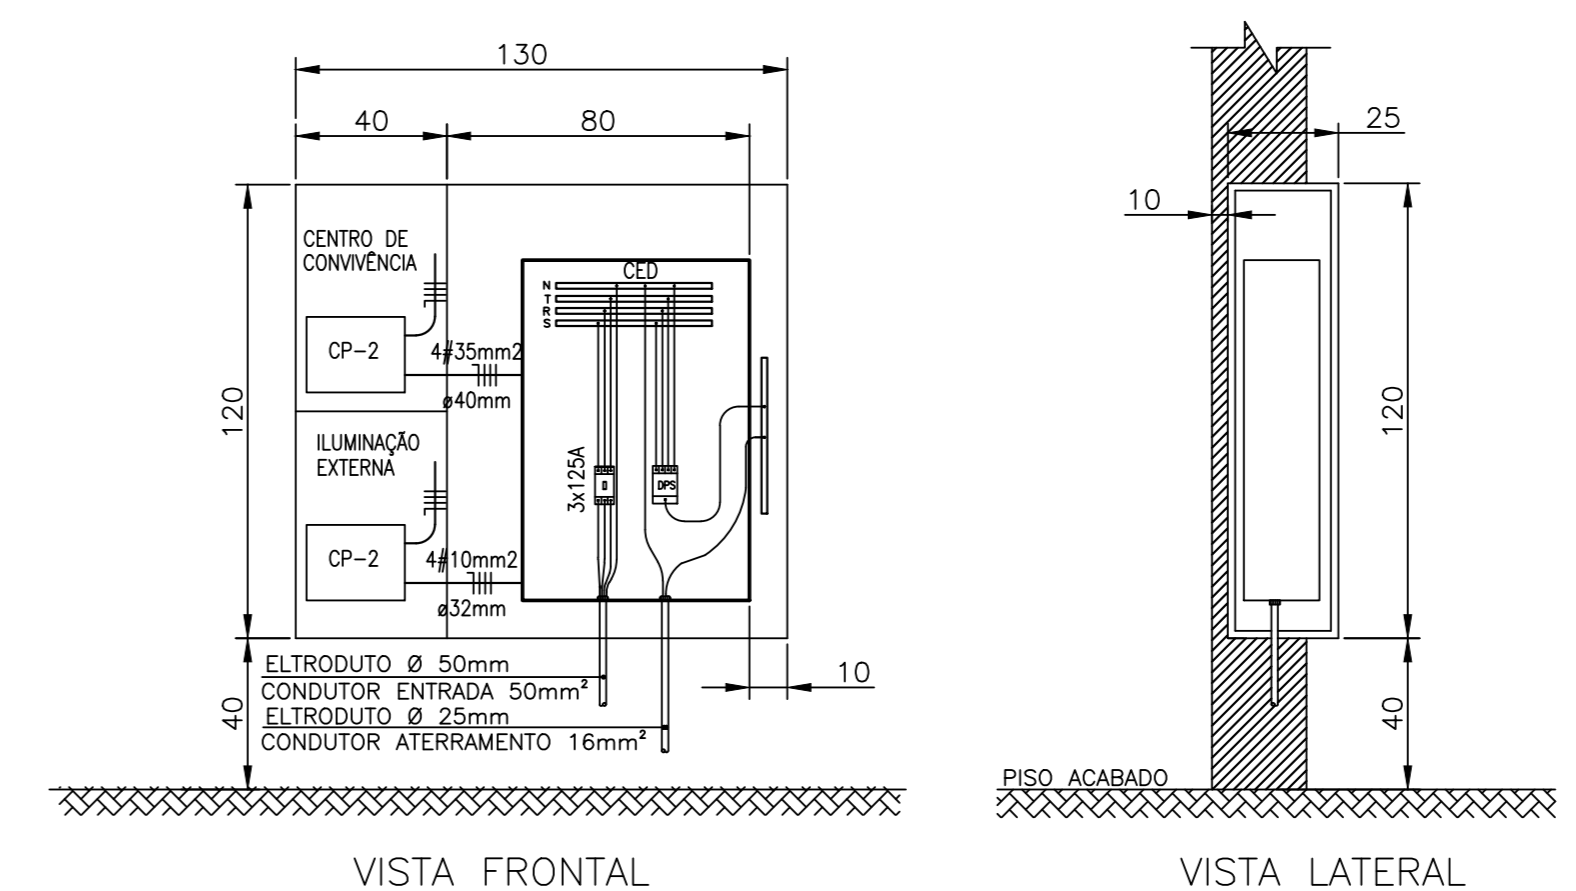

**PAINEL DE MEDIDORES**  
ESCALA: 1/20

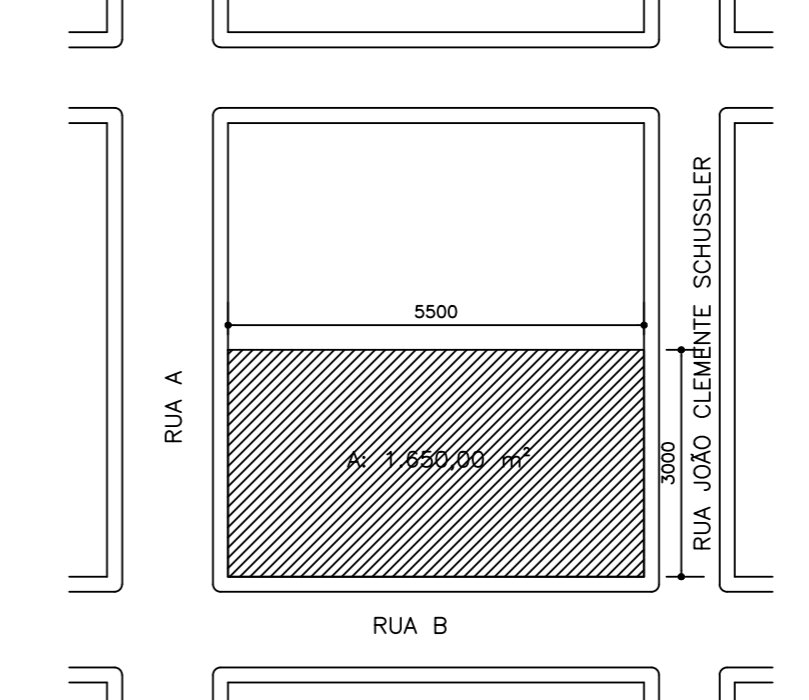

**PLANTA DE SITUAÇÃO**  
ESCALA: 1/1000

CENTRO DE DISTRIBUIÇÃO GERAL: CD-PISCINA									
CIRC. CUITO	POTENCIA - W	ILUMINAÇÃO	TOMADAS	POT. TOT.	FIAÇÃO	TENSÃO	PROTEÇÃO	UTILIZAÇÃO	
1	17500	6,0	220	40+DR	CHUVEIRO				
2	17500	6,0	220	40+DR	CHUVEIRO				
3	17500	6,0	220	40+DR	CHUVEIRO				
4	17500	6,0	220	40+DR	CHUVEIRO				
5	17500	6,0	220	40+DR	CHUVEIRO				
6	174	2,5	220	6	ILUMINAÇÃO				
7	1850	2,5	220	16+DR	TOMADAS DE USO GERAL-BANHEIROS				
8	2100	2,5	220	20+DR	FLUC-BANCO/SALA ATENDIMENTO/ÁREA DA PISCINA				
9	407	2,5	220	6	ILUMINAÇÃO ÁREA DA PISCINA				
10	1240	2,5	380	3+10	MOTOR SUSPENSO P/ PISCINA				
11					RESERVA				
12					RESERVA				
13					RESERVA				
14					RESERVA				
POTENCIA TOTAL = 43.021W / DEMANDA=28171 VA									
DISJUNTOR GERAL 3x50A/FIO=10mm²									

CENTRO DE DISTRIBUIÇÃO GERAL: CD-DEPÓSITO									
CIRC. CUITO	POTENCIA - W	ILUMINAÇÃO	TOMADAS	POT. TOT.	FIAÇÃO	TENSÃO	PROTEÇÃO	UTILIZAÇÃO	
1	621	4,0	220	20+DR	ILUMINAÇÃO E TOMADAS DO DEPÓSITO				
2									
POTENCIA TOTAL = 621W									
DISJUNTOR GERAL 1x20A/FIO=4mm²									

- NOTAS:**
- 1-FIAÇÃO NÃO ESPECIFICADA #2,5mm²
  - 2-ELETRÓDUTO NÃO ESPECIFICADO Ø 25mm
  - 3-FIAÇÃO SUBTERRÂNEA DEVERÁ TER PROTEÇÃO 0,6/1KV
  - 4-TOMADA DE FORÇA DO CHUVEIRO DEVERÁ SER INSTALADA 10cm ACIMA DO PONTO DE ÁGUA
- SIMBOLOGIA**
- PUNTO DE LUZ NO TETO (TIPO TUBO LED) 1x20W
  - PUNTO DE LUZ NO TETO (TIPO TUBO LED) 2x20W
  - ⊙ PUNTO DE LUZ TETO - 1x7W (LED)
  - ⊕ PUNTO DE LUZ PAREDE - TIPO ARANDELA - 1x7W (LED)
  - ⊕ TOMADA ALTA, 1,20m
  - ⊕ TOMADA DE FORÇA (CHUVEIRO)
  - ⊕ INTERRUPTOR SIMPLES
  - ⊕ INTERRUPTOR PARALELO (HOTEL)
  - ⊕ CENTRO DE DISTRIBUIÇÃO (CD)
  - ⊕ QUADRO DE COMANDO P/ MOTOR DA PISCINA
  - ⊕ BOTOEIRA PARA AÇIONAMENTO DO MOTOR DA PISCINA
  - ⊕ CAIXA NO PISO
  - ⊕ ELETRÓDUTO SOBRE O FORRO
  - ⊕ ELETRÓDUTO NO PISO
  - ⊕ ELETRÓDUTO EMBUTIDO NA PAREDE
  - ⊕ TOMADA RJ-11 (TELEFONE)
  - ⊕ ELETRÓDUTO SOBRE O FORRO - (LÓGICA / TELEFONE)

Revisão	Data	Parecer	Motivo	Data Devolução
01				
02				
03				

DATA INICIAL DE ENCAMINHAMENTO:

**Nº DO PROCESSO:**

**arqhos®**  
ARQUITETURA & CONSULTORIA LTDA

Rua Washington Luiz, Nº 500 - CJ. 402 - Fone/Fax:(51) 3224-8977 - POA-RS  
arqhos@yahoo.com ou arqhos@arqhos.com  
CAU-RS Nº 18.882-4

OBJETO: CENTRO DE CONVIVÊNCIA DE IDOSOS-DOUTOR RICARDO/ RS

PERÍMETRO URBANO-DOUTOR RICARDO/ RS

CONTRATANTE	PREFEITURA MUNICIPAL DE DOUTOR RICARDO		
PROJETO	ARO. EDNEZER RODRIGUES FLORES	CAURS A17502-8	RRT Nº: 5441605 CAU-RS
COLABORAÇÃO	ENQ. ELETRICISTA - VIRGINIA M. C. RAMOS	CREARS 76.778	

DISCRIMINAÇÃO	PROJETO ARQUITETÔNICO - AMPLIAÇÃO DE ÁREA	PRANCHAS
	PLANTA BAIXA - ELÉTRICA-TELEFONE	

ESCALA	ÁREA A CONSTRUIR	DATA	DESENHO
INDICADAS	640,97 m²	Fevereiro/ 2017	DAGMAR

Direitos Autorais Reservados na Forma da Lei

01	0,00
02	0,00
03	0,00
04	0,00
05	0,00
06	0,00
07	0,00
08	0,00
09	0,00
10	0,00